

Progetto Definitivo

**ISTANZA
DI VALUTAZIONE PROGETTO
VIGILI DEL FUOCO**

**REALIZZAZIONE NUOVO
CENTRO DI RACCOLTA CONSORTILE DI BIELLA**

ELABORATO **T5**

SITUAZIONE di PROGETTO
MAGAZZINO DI SMISTAMENTO E PREPARAZIONE

PIANTE SCALA 1: 100
SEZIONE SCALA 1: 100
PROSPETTO SCALA 1: 100

DATA PROGETTO: MAGGIO 2021

Ing. Marco FAUDA PICHET

Via Duca D'Aosta, 53 - BORGOSIESA (VC)
Tel. +39 0163 21773 - Fax +39 0163 27345
e-mail: studio.fauda@studiofauda.com

REVISIONE: REV. 0

COMMESSA: PRIV001_2021


ID. FILE:
DOCUMENTI\PRIVATI\COSRAB\Area ex impresa Lanza\VIGILI DEL FUOCO\VALUTAZIONE PROGETTO\T3-T4-T5

- SMISTAMENTO E PREPARAZIONE CARTA e CARTONE**
- (A) ZONA STOCCAGGIO CARTONE
 - (B) NASTRO CON PARTENZA INTERRATA CARTONE
 - (C) PRESSA CARTONE
 - (D) USCITA BALLE CARTONE
 - (E) NASTRO CARTA
 - (F) PRESSA CARTA
 - (G) USCITA BALLE CARTA
 - (H) ZONA STOCCAGGIO CARTA
- SMISTAMENTO E PREPARAZIONE PLASTICA**
- (A) ZONA STOCCAGGIO PLASTICA
 - (B) CARICATORE
 - (C) VAGLIO
 - (D) APRISACCO
 - (E) NASTRO
 - (F) SEPARATORE A CORRENTI INDOTTE
 - (G) NASTRO SELEZIONE MANUALE
 - (H) PRESSA
 - (I) USCITA BALLE

TABELLA RAPPORTI AEROILLUMINANTI


$n = \text{rapporto aerouilluminante} = \frac{\text{sup. finestre}}{\text{sup. pavimento}} \geq 0.125$

| LOCALE | SUP. TOT. (m²) | SUP. FINESTRATA (m²) | | RAPPORTO AEROILLUMINANTE sup.finestrata/sup.locale >= 0.125 | VERIFICATO |
|-------------|----------------|----------------------------------|------|--|------------|
| | | Finestre e porte | TOT. | | |
| UFFICIO | 18,16 | 1,00x2,10=2,10 0,85x1,45=1,23 | 3,33 | 3,33/18,16=0,18 | VERIFICATO |
| SPOGLIATOIO | 8,21 | *aerazione forzata | | | VERIFICATO |
| WC | 3,04 | 0,84x1,45=1,23 | 1,23 | 1,23/3,04=0,41 | VERIFICATO |

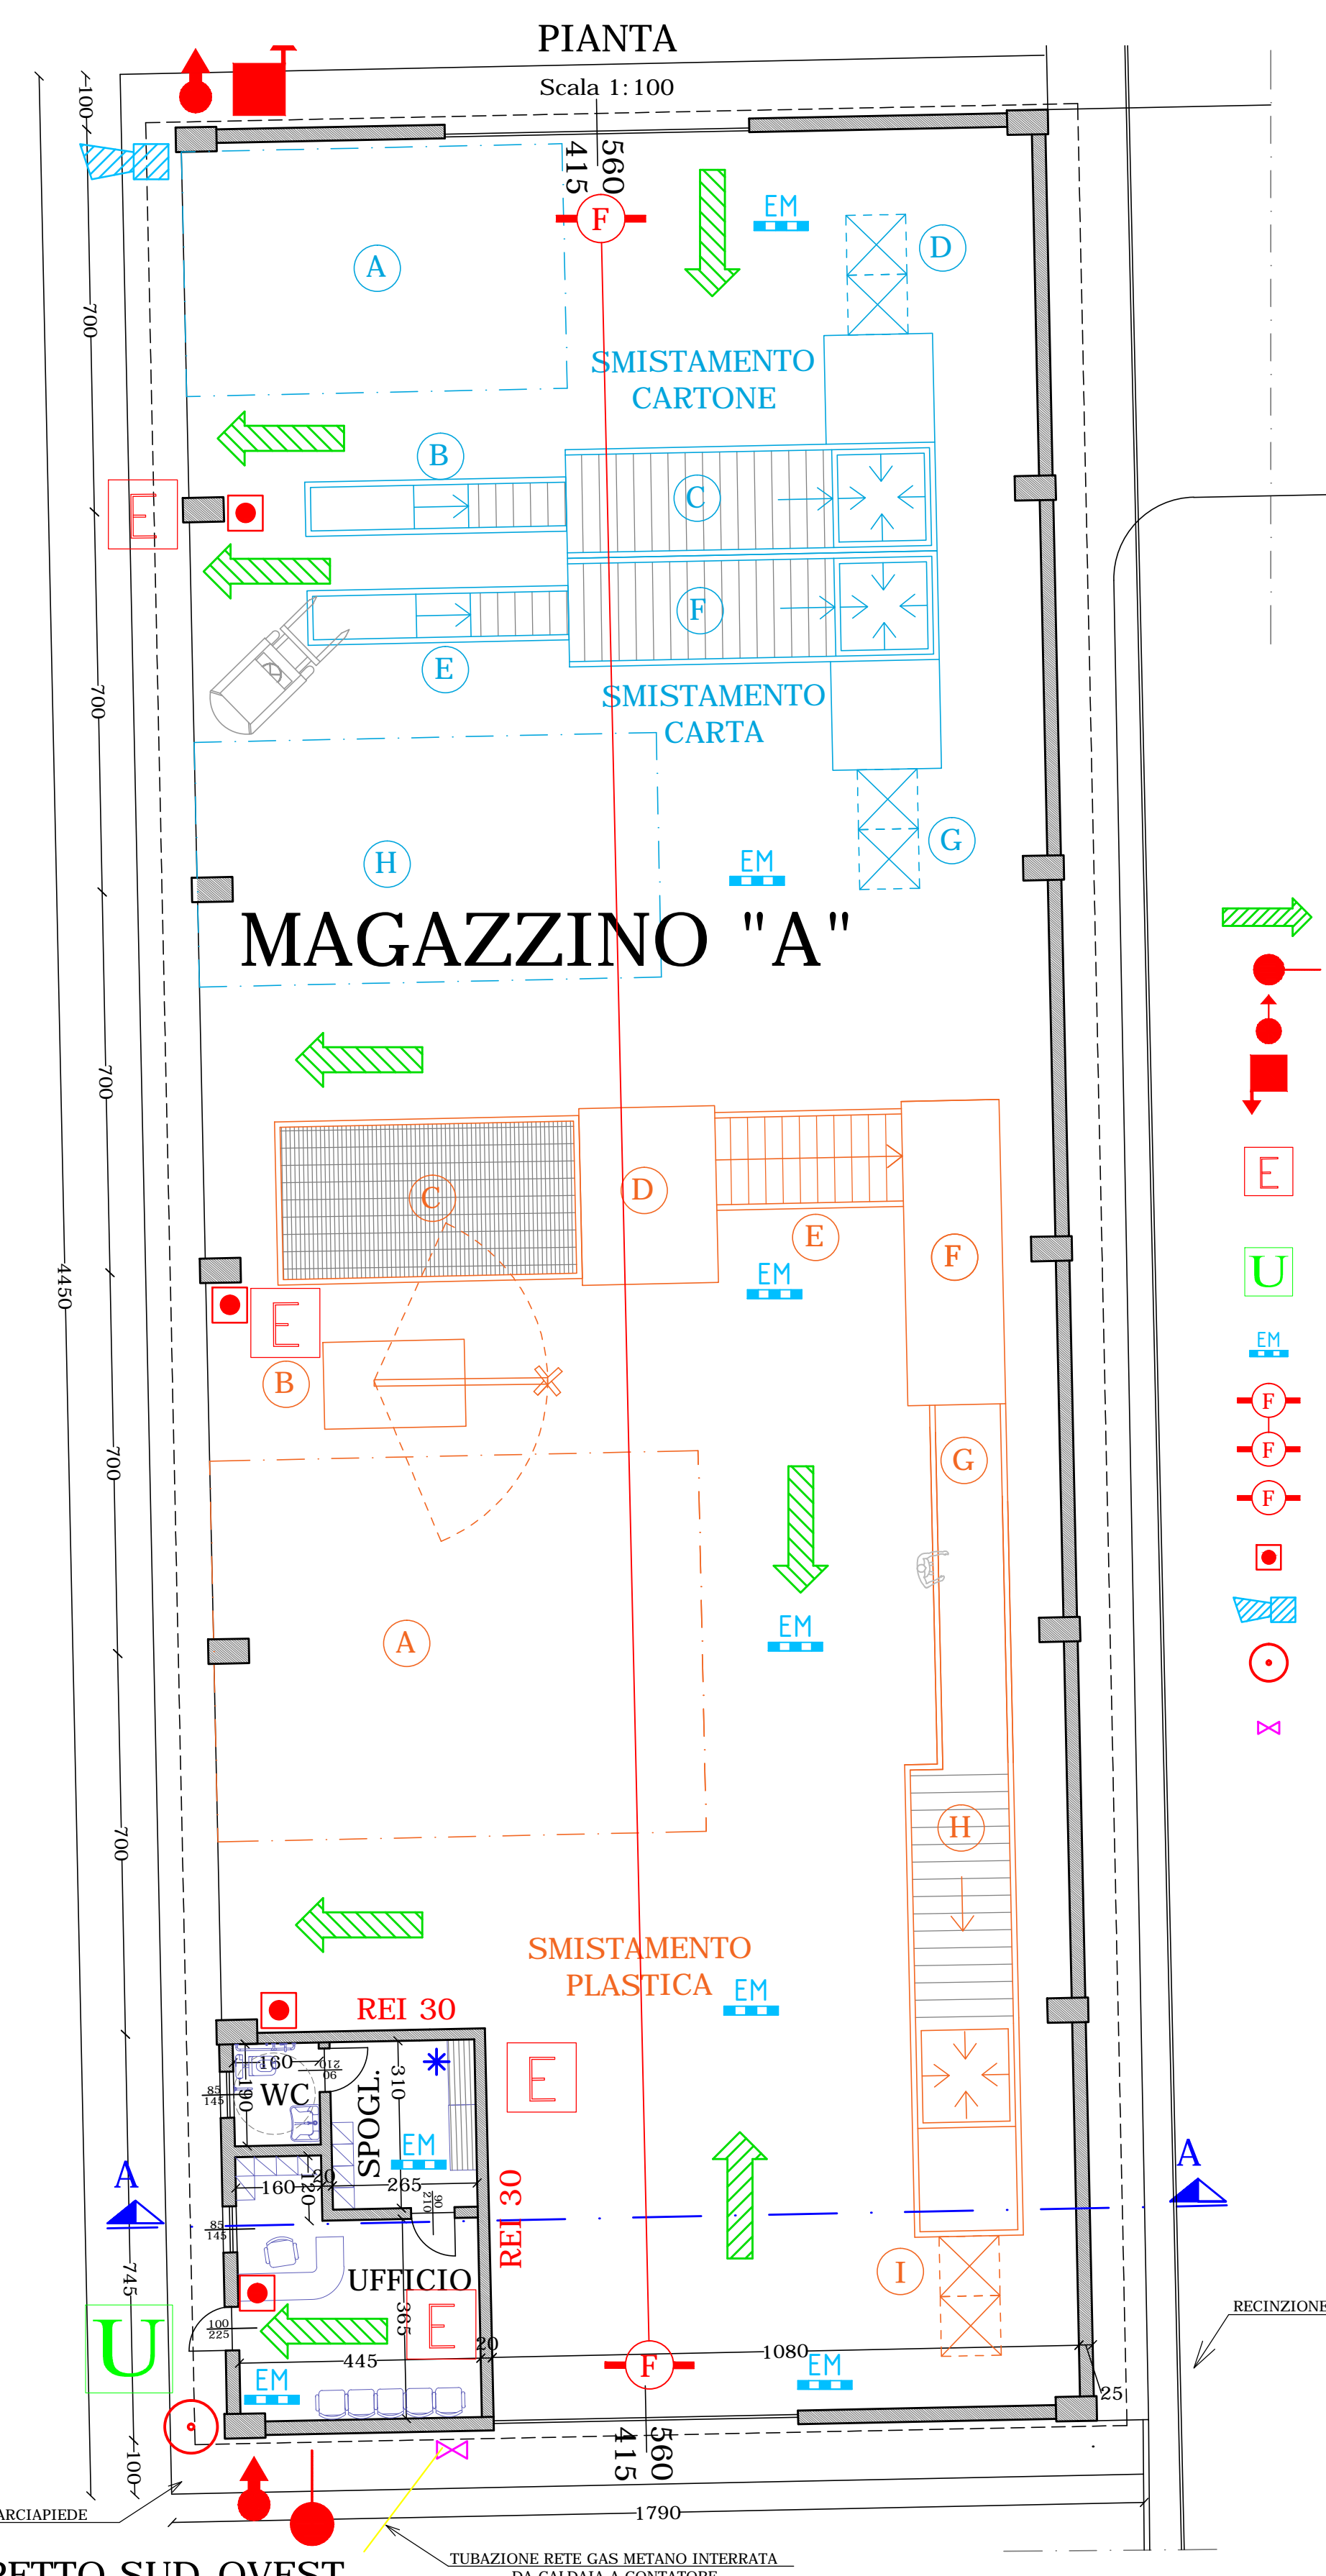


- PERCORSO DI SICUREZZA ORIZZONTALE
- ATTACCO DI MANDATA AUTOPOMPA
- IDRANTE SOPRASUOLO
- NASPO PER IDRANTE SOPRASUOLO
- ESTINTORE
- USCITA DI SICUREZZA CON MANIGLIONE ANTIPANICO E ILLUMINAZIONE DI EMERGENZA
- ILLUMINAZIONE DI SICUREZZA LUCI DI EMERGENZA
- RILEVATORI LINEARI
- RILEVATORI PUNTUALI
- PULSANTE AZIONAMENTO ALLARME ANTINCENDIO
- SIRENA ANTINCENDIO
- INTERRUPTORE ELETTRICO GENERALE
- VALVOLA INTERCETTAZIONE MANUALE DEL GAS

PROSPETTO SUD-OVEST
Scala 1: 100

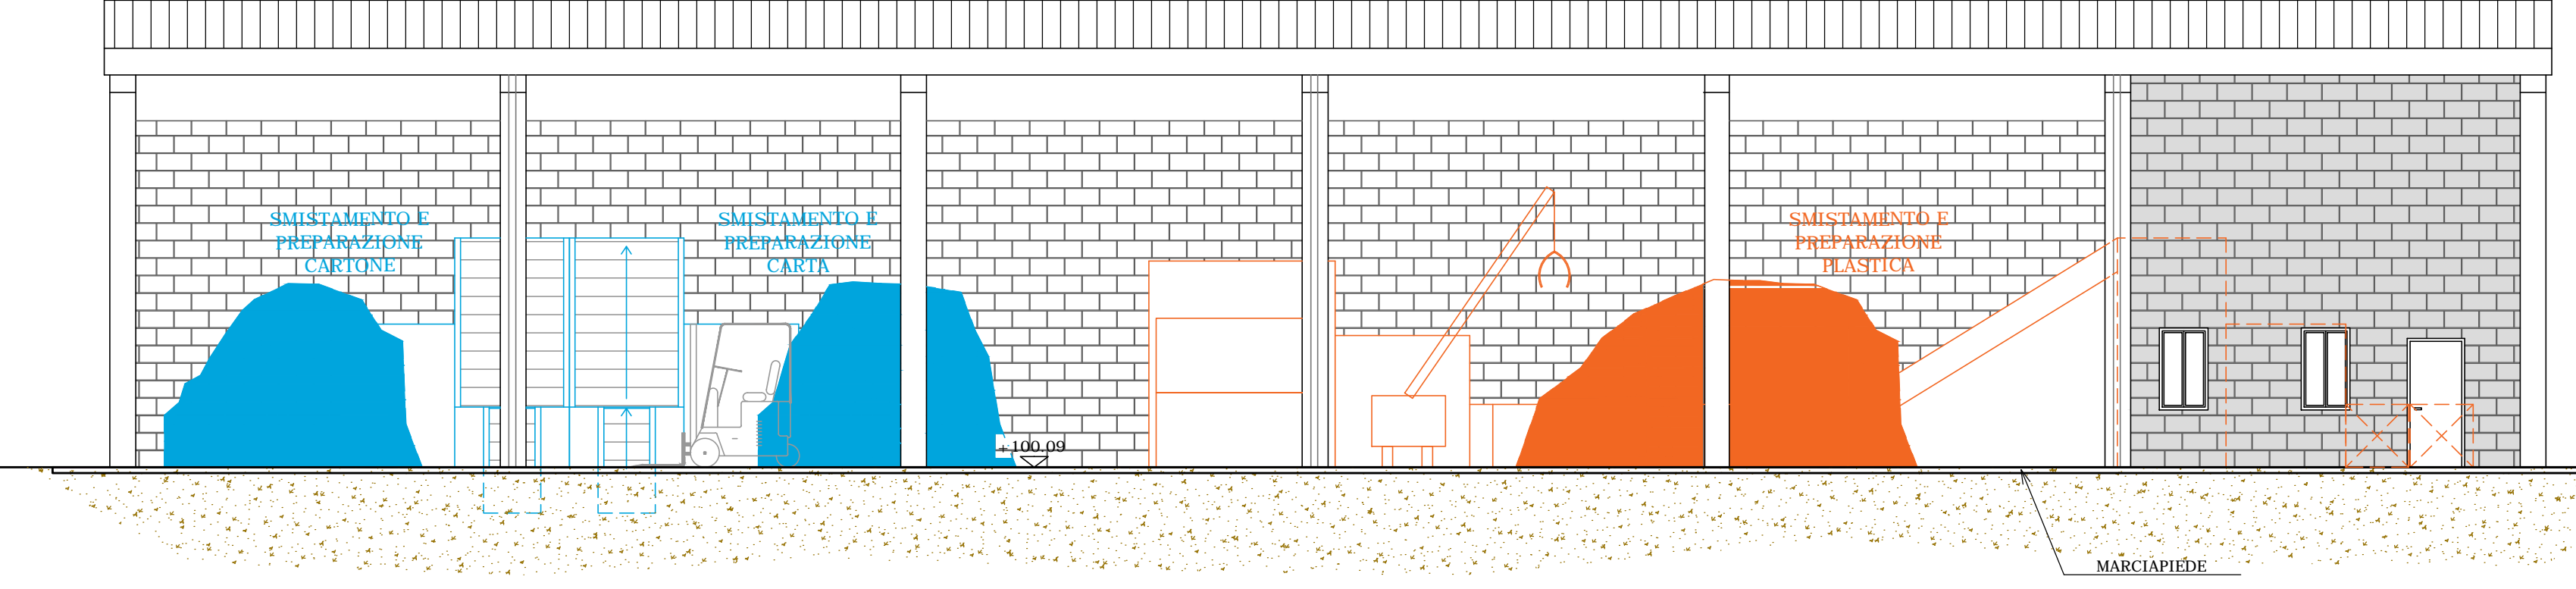

COPERTURA
Scala 1: 100

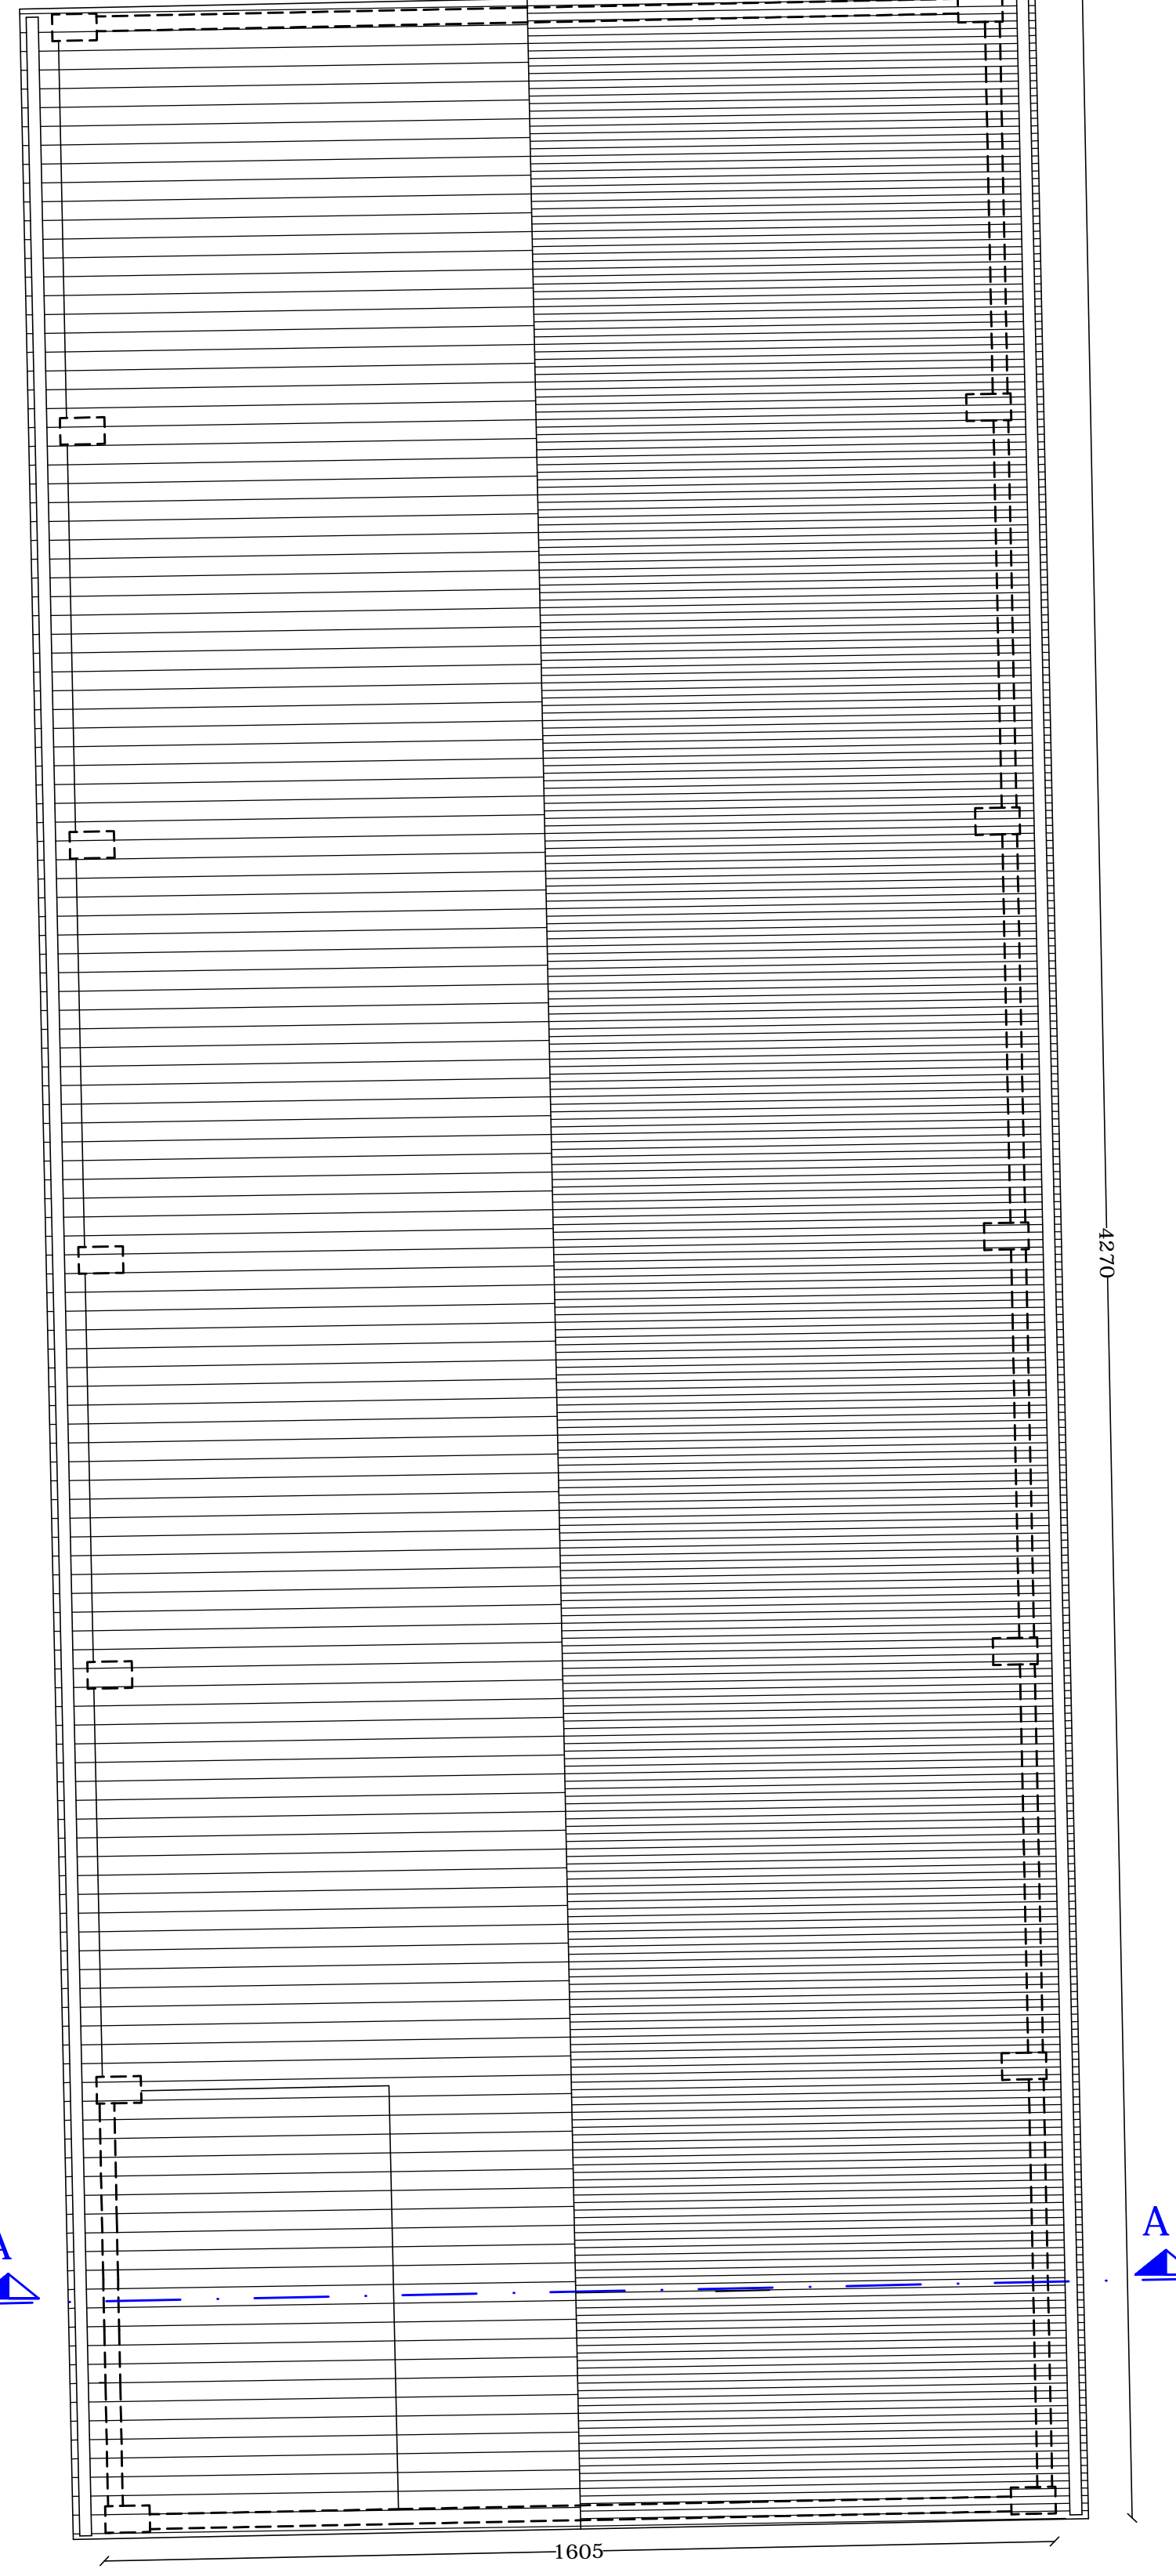

SEZIONE A-A'
Scala 1: 100

